




**PLANTA BAIXA**  
ESCALA 1:100

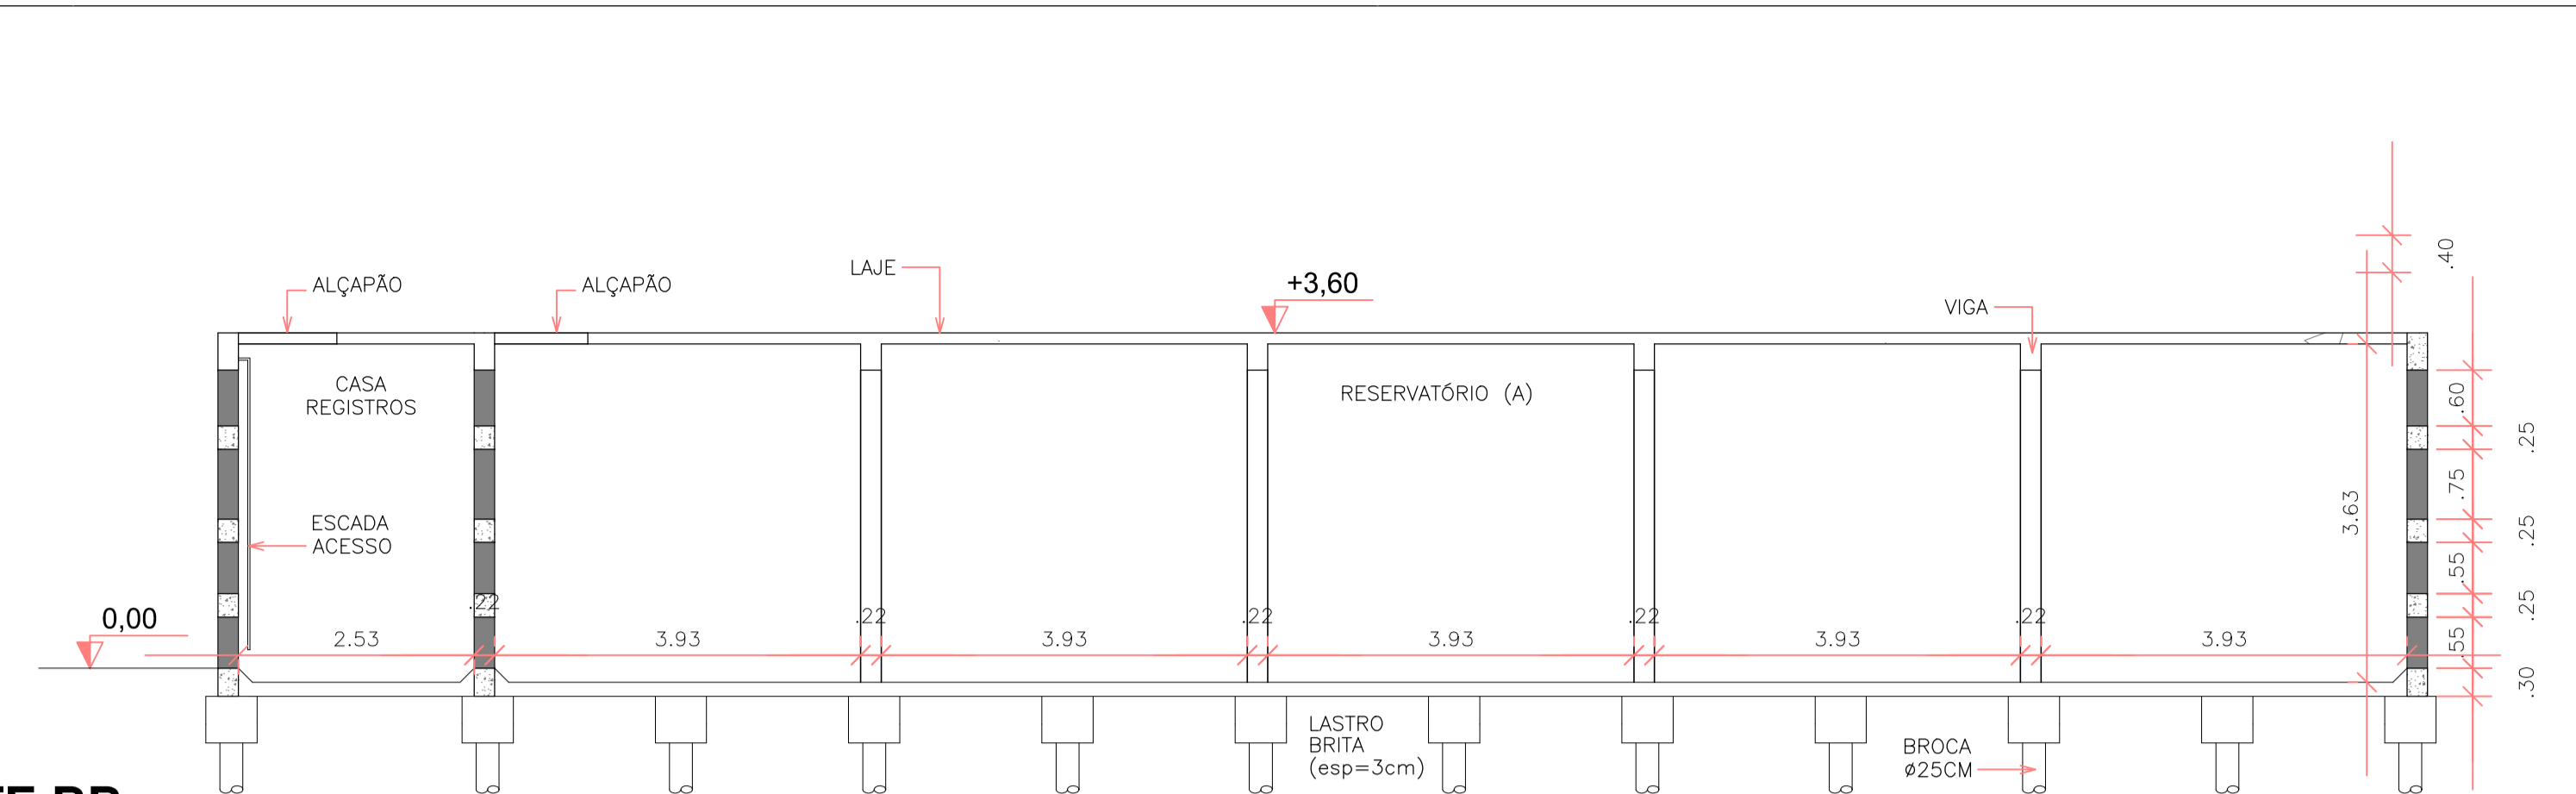


**CORTE BB**  
ESCALA 1:100

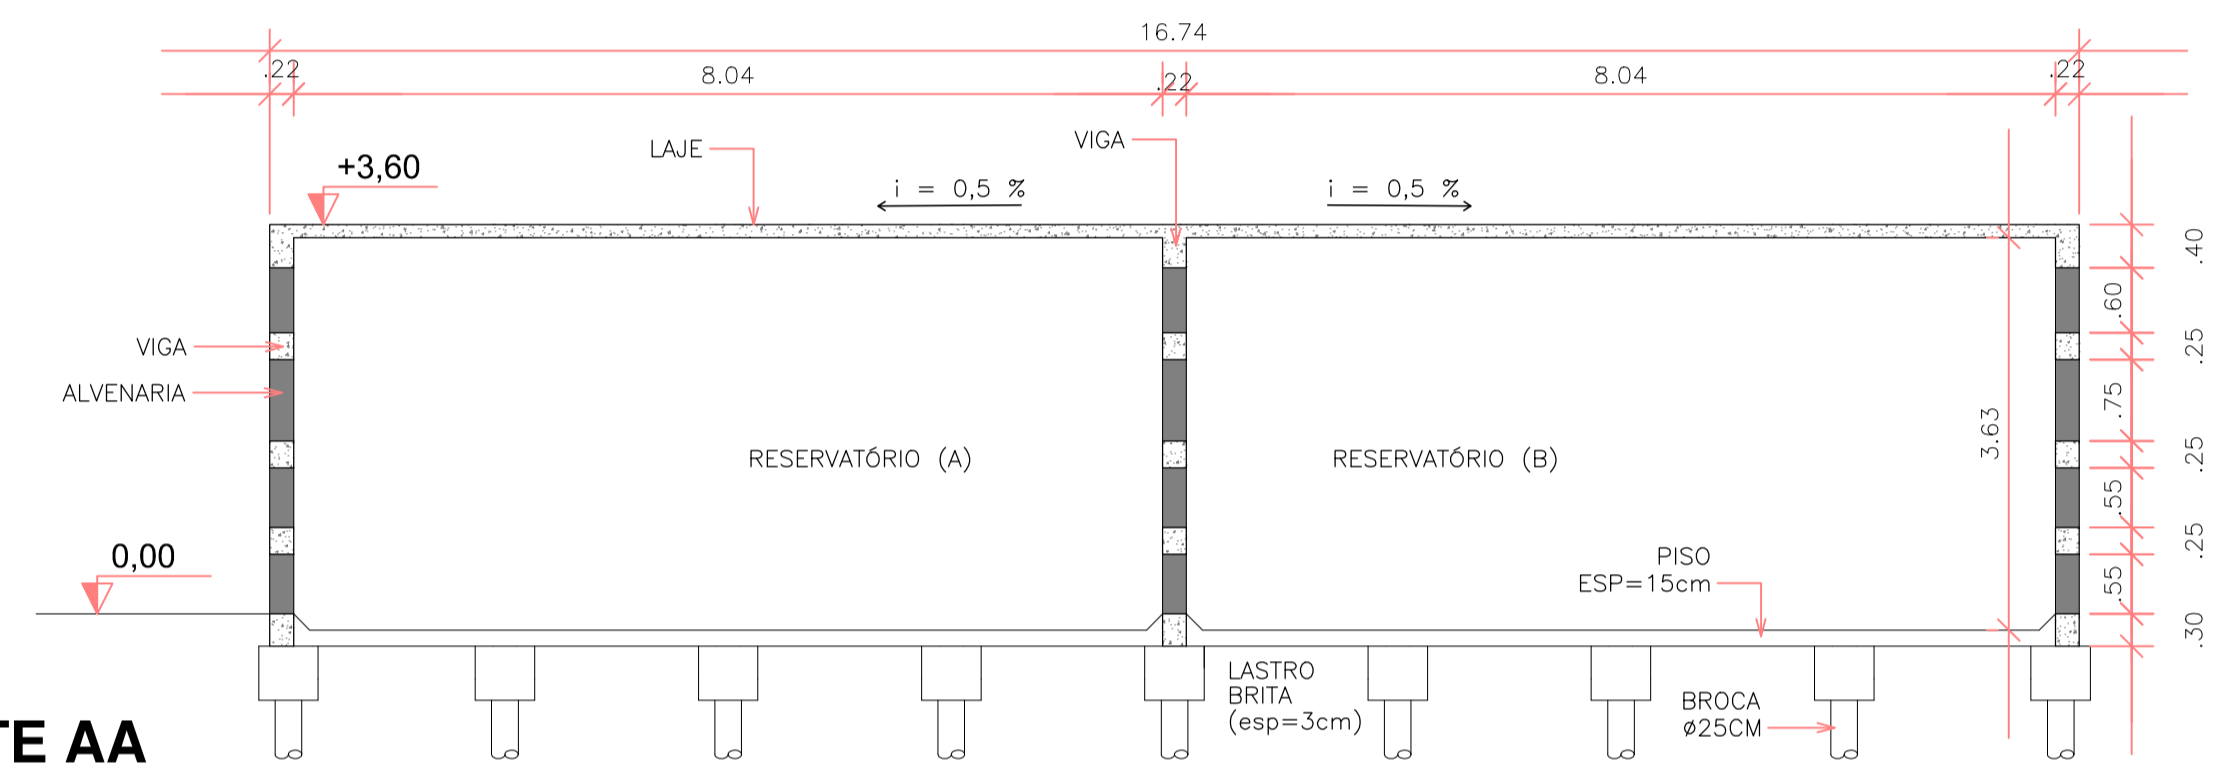

**CORTE AA**  
ESCALA 1:100

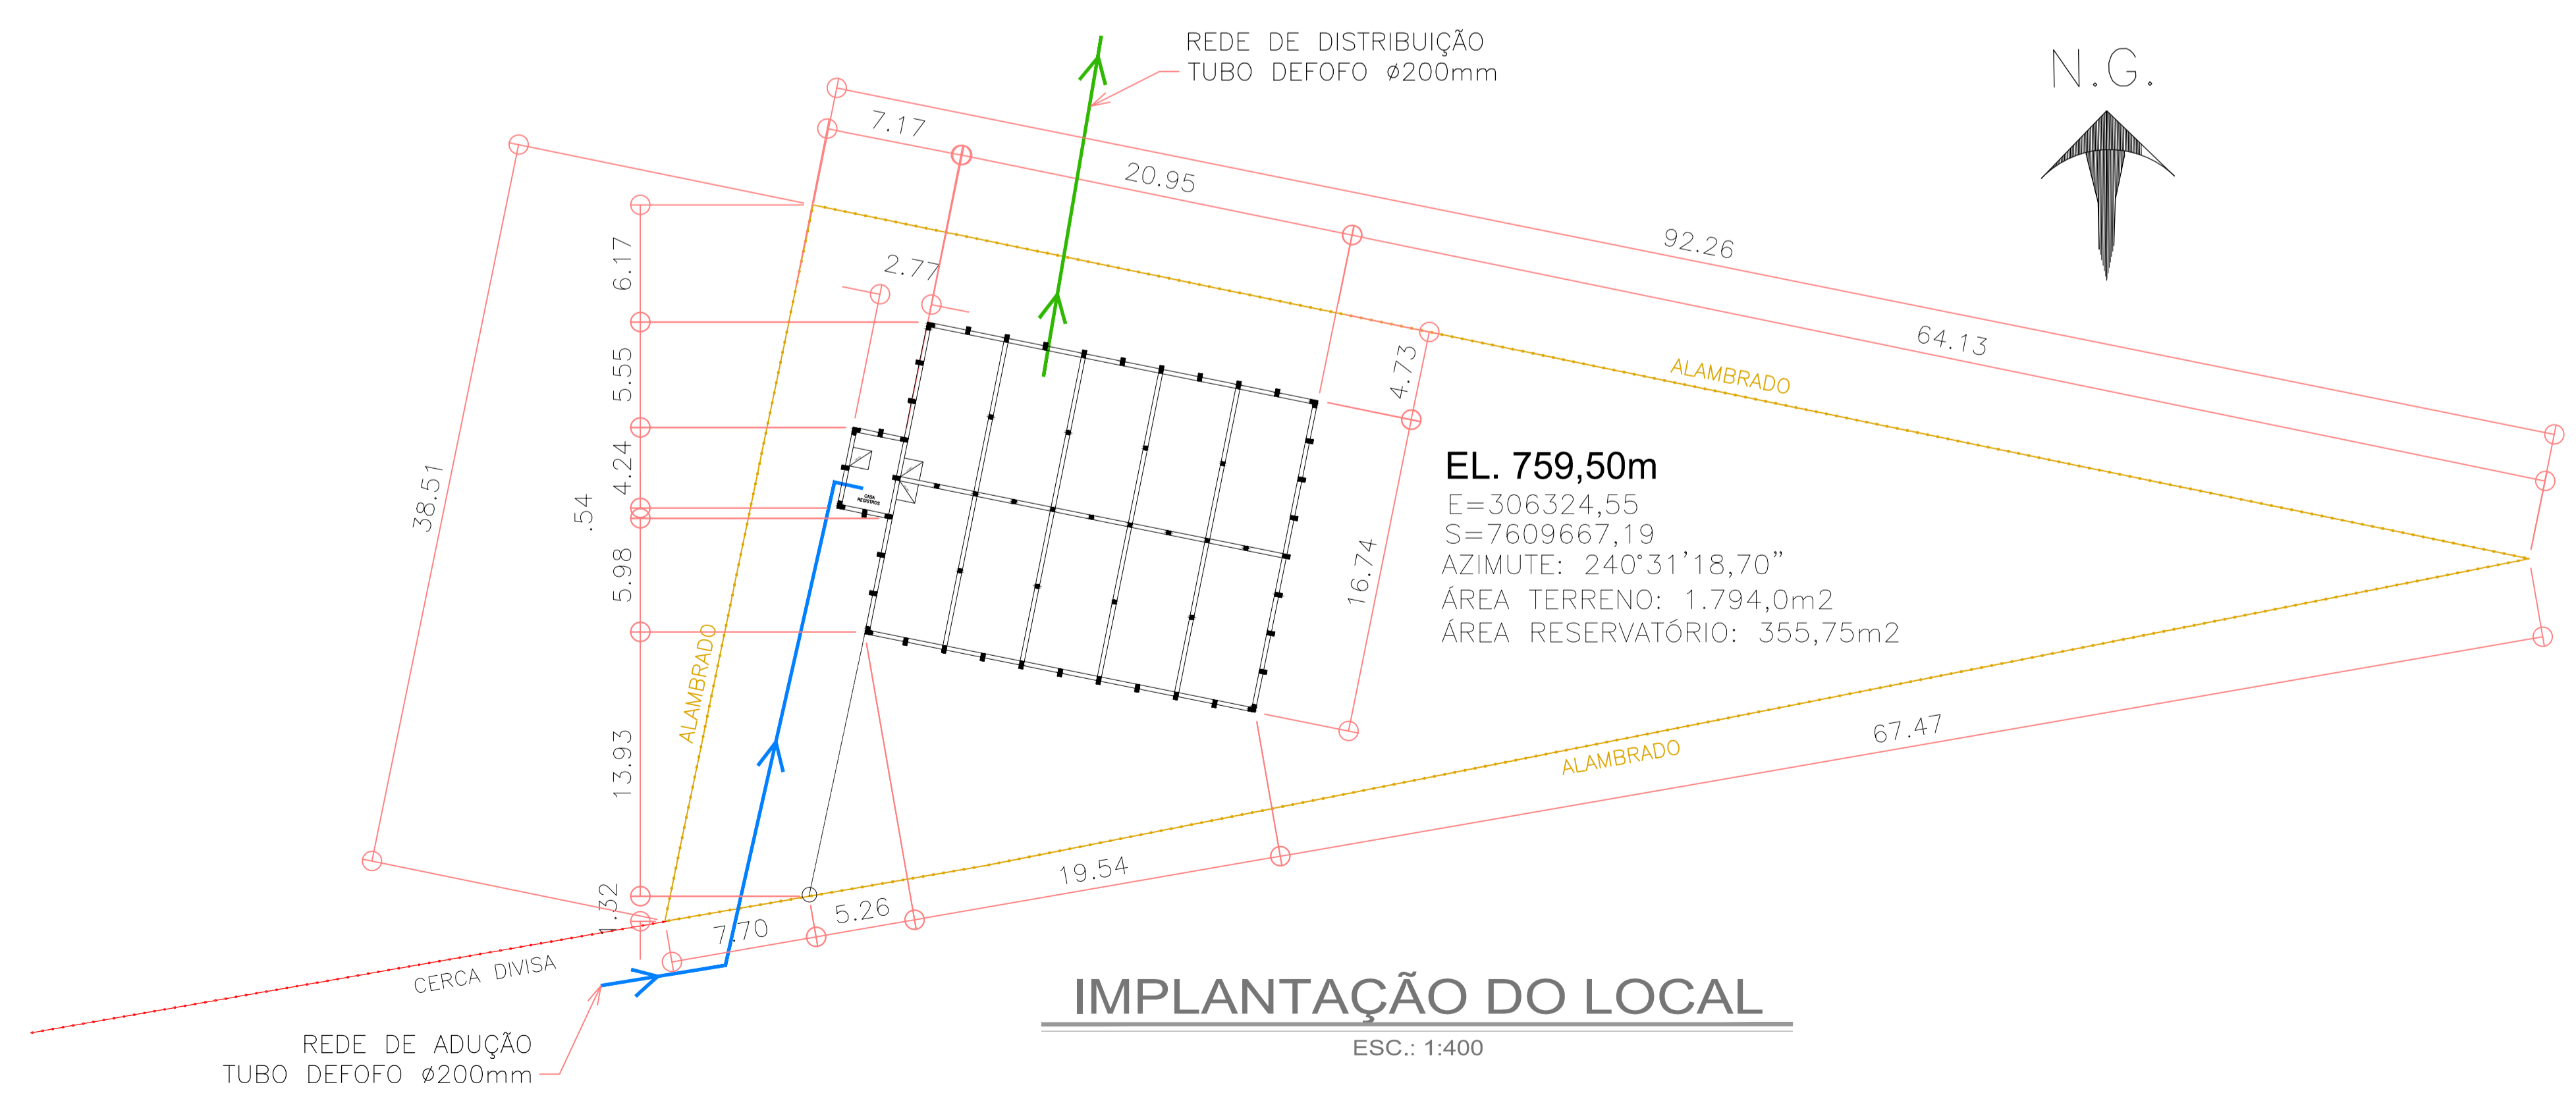

**IMPLANTAÇÃO DO LOCAL**  
ESC.: 1:400

NOTAS GERAIS:			
1 - MEDIDAS EM METROS EXCETO ONDE ANOTADOS;			
1	0	PROJETO INICIAL	03/2015
N°	REVISÃO	DETALHE	VISTO DATA
PREFEITURA MUNICIPAL DE SÃO JOSÉ DO RIO PARDO			
SECRETARIA DE PLANEJAMENTO, OBRAS E SERVIÇOS			
ERIANI CRISTOVAM VASCONCELLOS		Eng° AUREO VIANA JUNIOR	
PREFEITO MUNICIPAL		SECRETÁRIO MUNICIPAL DE PLANEJAMENTO, OBRAS E SERVIÇOS	
RG n°7.995.568-M - SSP/DF - CPF n°929.355.308/45		CREA-SP 50813175/4	
TÍTULO			FOLHA
CONSTRUÇÃO DE UM RESERVATÓRIO DE ÁGUA POTÁVEL - CAPACIDADE 1.000.000Lts			2/2
ASSUNTO	DESENHO	ARQUIVO	ESCALA
IMPLANTAÇÃO, CORTES E ELEVACÃO	SMPOS	SMPOS_RESERV_JDMARG_IMPLANT_02.dwg	INDICADA
LOCALIZAÇÃO	DATA		
JD. MARGARIDA	22/2017		